



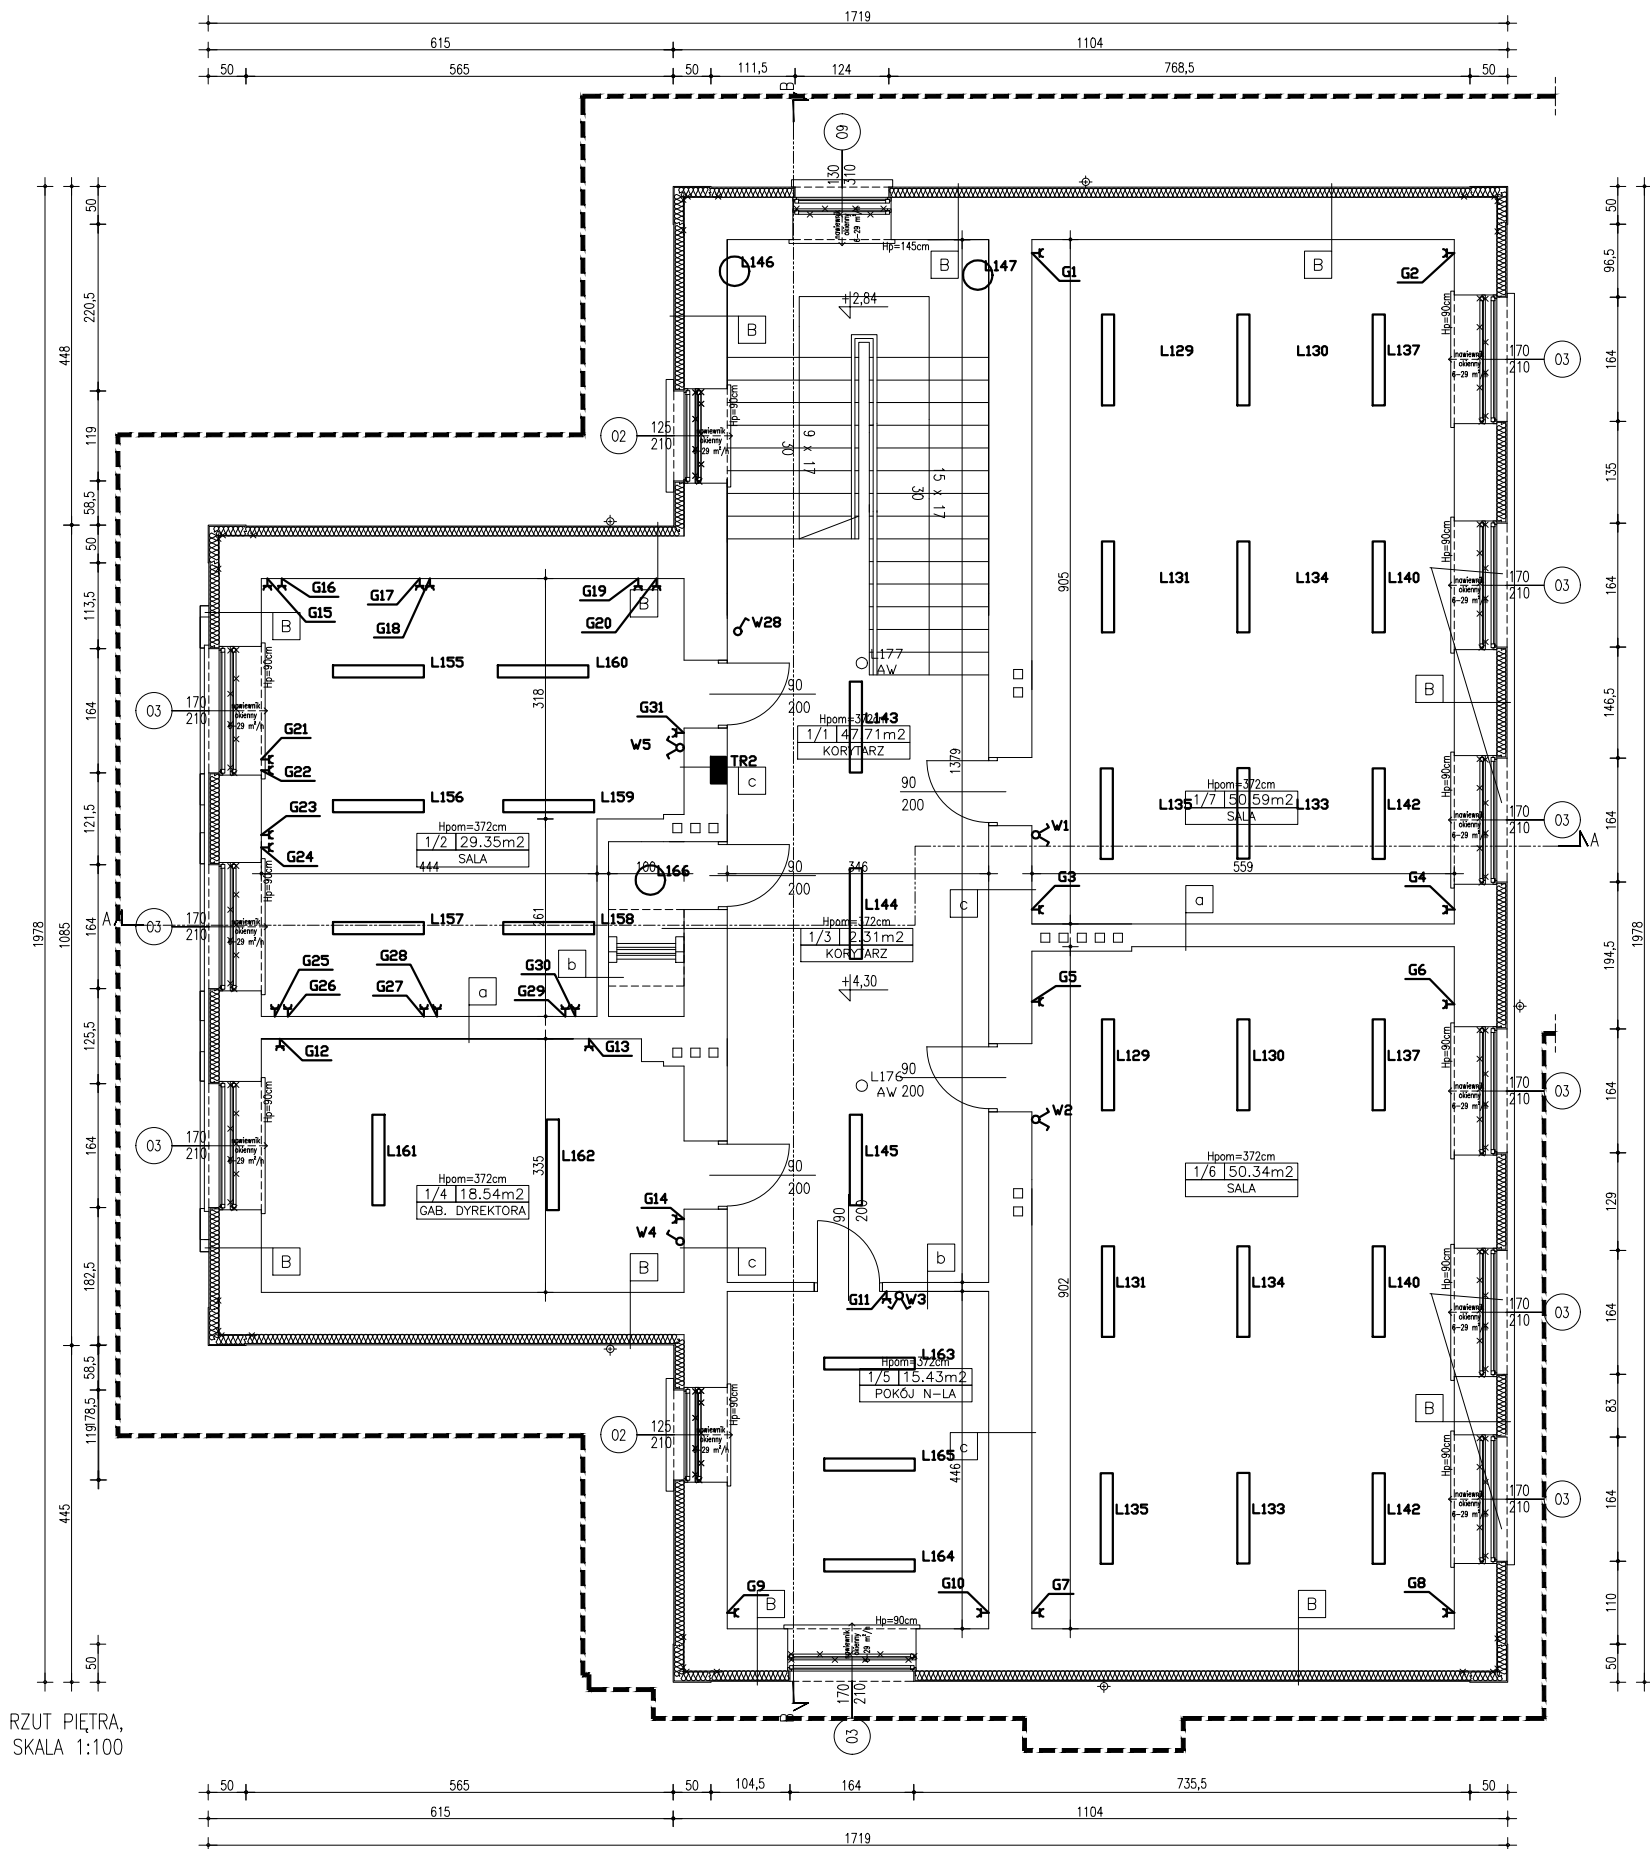

RZUT PIĘTRA,
SKALA 1:100

ZESTAWIENIE POWIERZCHNI PIĘTRA BUDYNKU SZKOŁY PRZY ULICY LIPOWEJ 1 W CHECHŁE DRUGIM W GMINIE DOBRÓŃ			
NR.	NAZWA	POSADZKA	POW. [m ²]
1/1	KORYTARZ	ist. posadzka	47.71m ²
1/2	SALA	ist. posadzka	29.35m ²
1/3	KORYTARZ	ist. posadzka	2.31m ²
1/4	GAB. DYREKTORA	ist. posadzka	18.54m ²
1/5	POKÓJ N-LA	ist. posadzka	15.43m ²
1/6	SALA	ist. posadzka	50.34m ²
1/7	SALA	ist. posadzka	50.59m ²
SUMA			214,27 m ²

Wykaz elementów instalacji elektrycznej			
Rysunek	Nazwa	Oznaczenie	Ilość
	Gniazdo 1-f	G1-G70	70 szt.
	Istniejąca rozdzielnia kółtami	RK	1 szt.
	Łącznik pojedynczy	W4 W11-W18	10 szt.
	Łącznik dwuczłonowy	W1-V3 W5-W18	10 szt.
	Oporno Awaryjna typu Itech 3W lub równoważna	L168-L177	10 szt.
	PROXIMA LED 24 W lub równoważna	L87 L98-L103 L111-L114 L146 L147 L151 L166	15 szt.
	PROXIMA LED RCR 24 W lub równoważna	L88-L91 L93 L94 L96 L97 L152-L154 L180	12 szt.
	Rozdzielnia wewnętrzna	TR1 TR2	2 szt.
	TYP PROXIMA LED 24 W AW wersja jasna lub równoważna	L178 - L180	3 szt.
	TYP VECTOR II SMD LED 32 W lub równoważna	L1-L19 L21 L23 L25 L26 L28 L30 L32 L33 L35 L37 L39 L40 L42 L44 L46 L47 L49 L51 L53 L54 L56 L58 L60 L61 L63 L65 L67 L68 L70 L72 L74-L86 L92 L95 L104-L110 L129 L129 L130 L130 L131 L131 L133 L133 L134 L134 L135 L135 L137 L137 L140 L140 L142 L142-L145 L148-L150 L155-L165 L167	107 szt.
	Wyłącznik Przeciw Pożarowy (GWP)	WPPoż	2 szt.

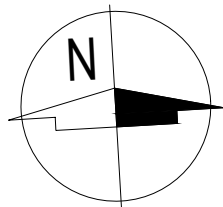

architecture & development
Szymon Mazurek

ul. Miłicka 68, 51-126 Wrocław
tel. 506 067 481
REGON: 020706115 NIP: 615-190-51-85
e-mail: info.smartarchitekci@gmail.com

NAZWA OBIEKTU:

PRZEBUDOWA Z DOCIEPLENIEM I ODTWORZENIEM DETALI ARCHITEKTONICZNYCH, WYMIANĄ STOLARKI ORAZ WYMIANĄ INSTALACJI C.O. I WEWNĘTRZNEJ INSTALACJI WODNEJ WRAZ Z ZABUDOWĄ POMPY ABSORPCYJNEJ, POMPY GAZOWEJ I KOTŁA KONDENSACYJNEGO DLA BUDYNKU SZKOŁY, ZLOKALIZOWANEGO NA DZIAŁCE 156, OBRĘB: 0003 W CHECHŁE DRUGIM, UL. LIPOWA 1 95-082 CHECHŁO DRUGIE

ADRES INWESTYCJI:

CHCECHŁO DRUGIE, UL. LIPOWA 1, 95-082 CHECHŁO DRUGIE, DZIAŁKA 156, OBRĘB: 0003

TYTUŁ RYSUNKU:

RZUT PIĘTRA

INWESTOR:

GMINA DOBRÓŃ

ADRES INWESTORA:

UL. 11 LISTOPADA 9, 95-082 DOBRÓŃ, WOJ. ŁÓDZKIE

PROJEKTANT:

inż. Henryk Domaaga

nr upr. 466/89/UW

BRANŻA:

SKALA/ FORMAT

FAZA PROJEKTU

DATA OPRACOWANIA

NUMER RYSUNKU

IE

1:100/A3

PB/PW

03.2016

IE/2

PROJEKT CHRONIONY USTAWĄ O PRAWACH AUTORSKICH, WSZELKIE PRAWA ZASTRZEŻONE.